
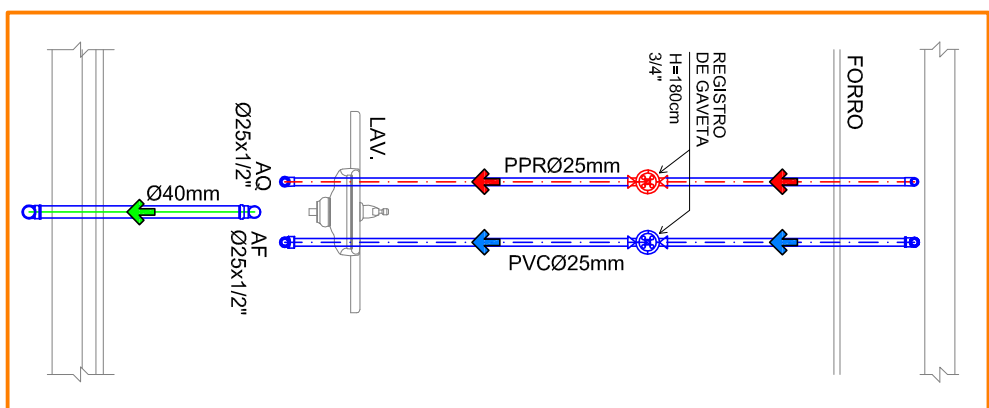
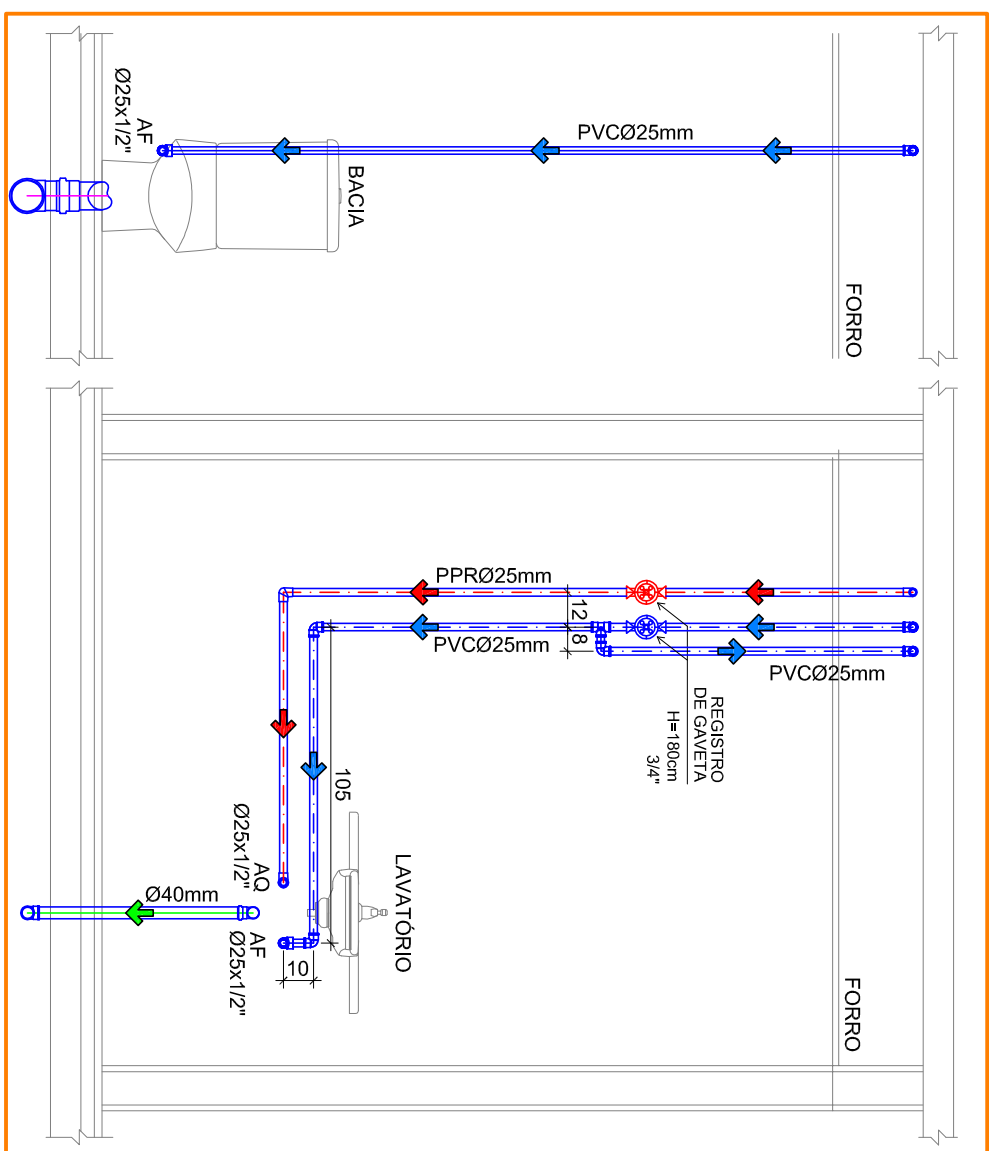


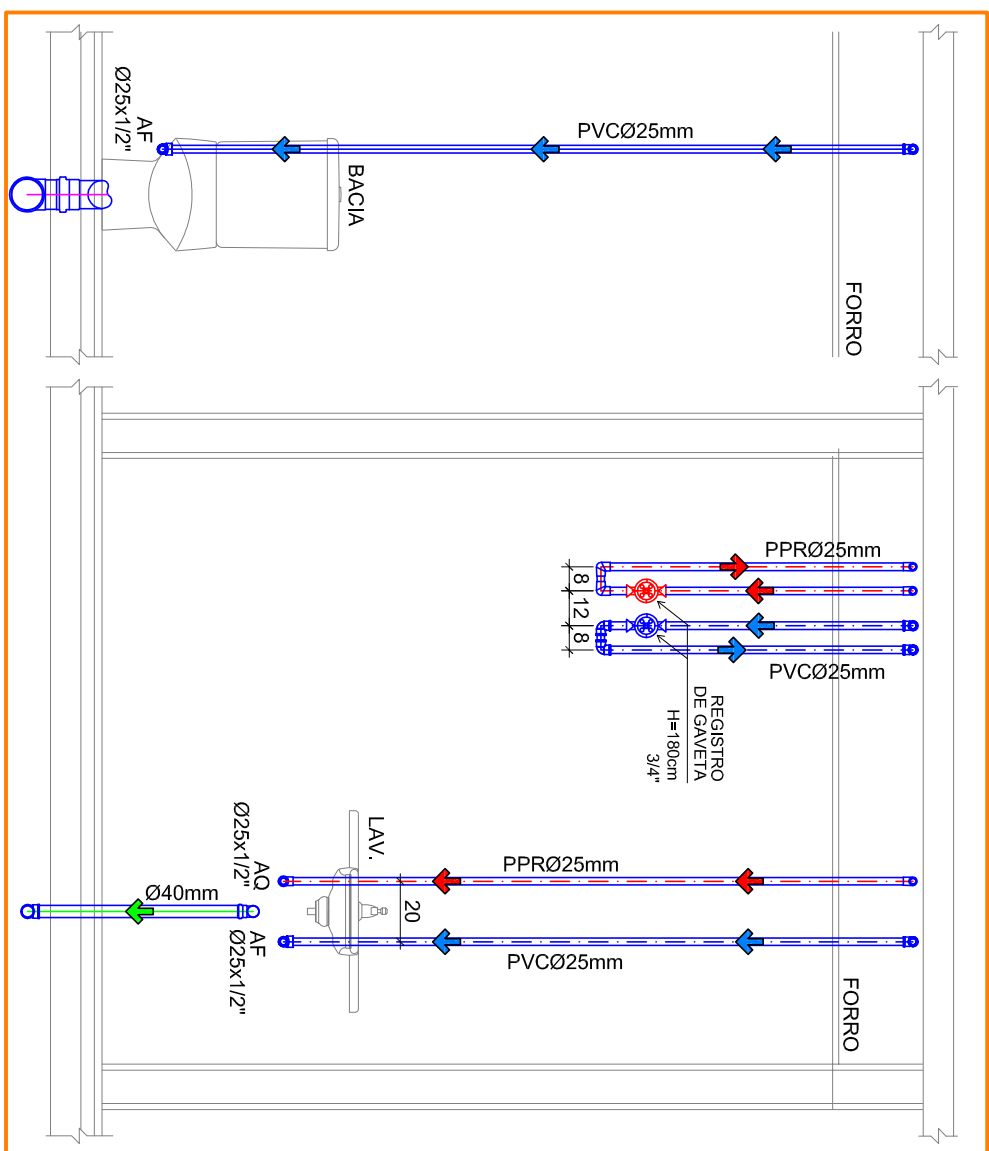


VISTAS HIDROSSANITÁRIAS - SANITÁRIO 01
ESCALA 1:25



VISTAS HIDROSSANITÁRIAS - SANITÁRIO 02
ESCALA 1:25

**VISTAS HIROSSANITÁRIA
LAVATÓRIOS**
ESCALA 1:25

GABARITO DE ALTURA DE ÁGUA E ESGOTO

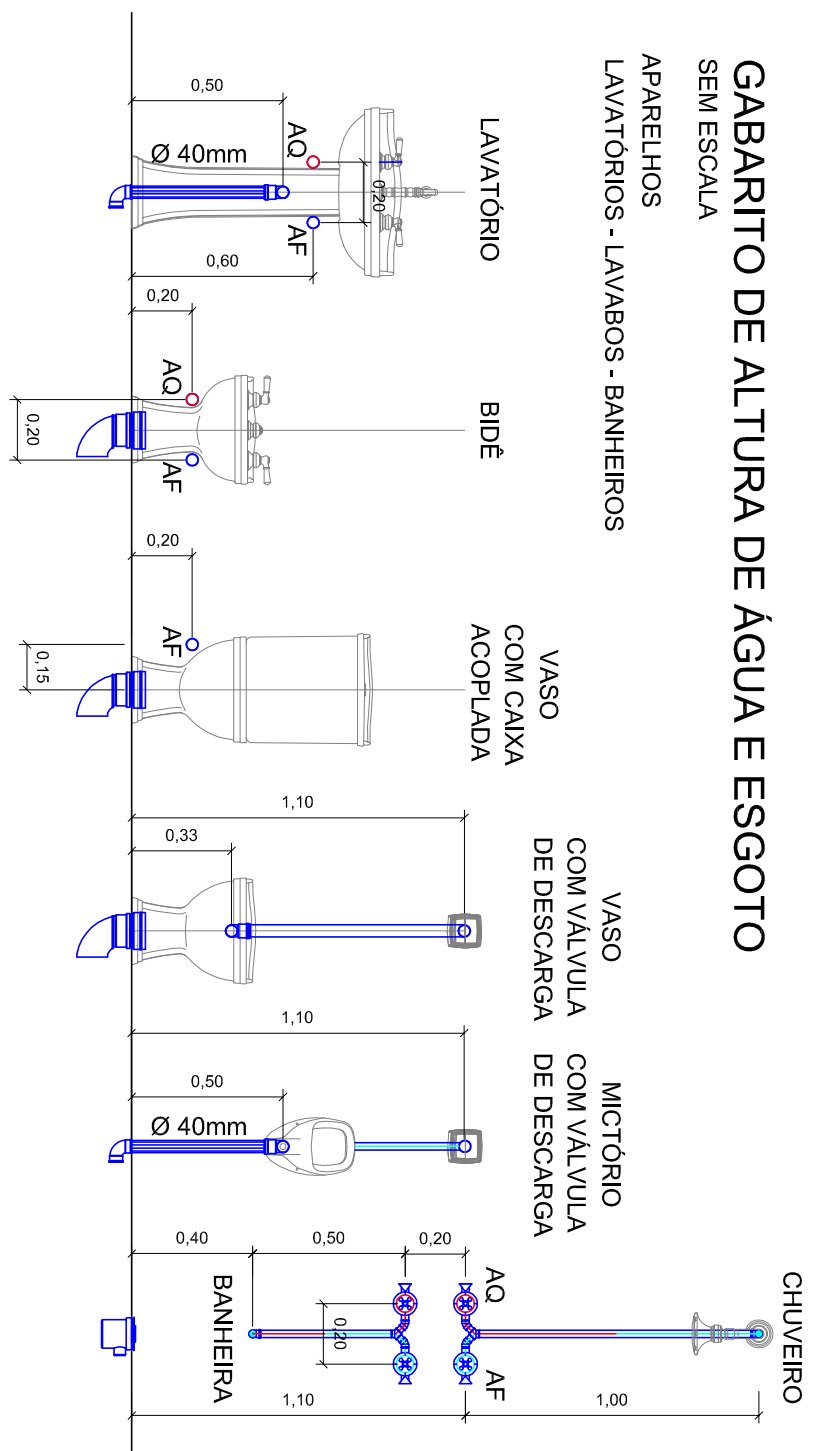


GABARITO DE ALTURA DE ÁGUA E ESGOTO

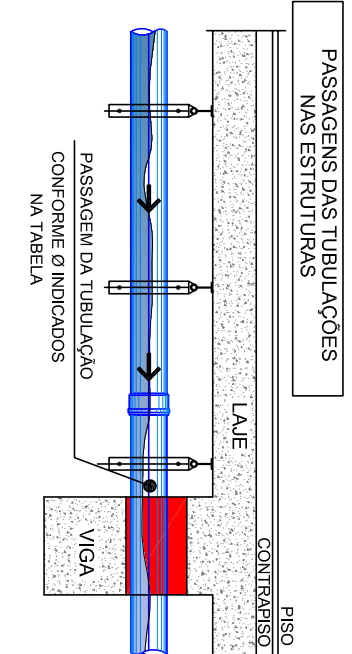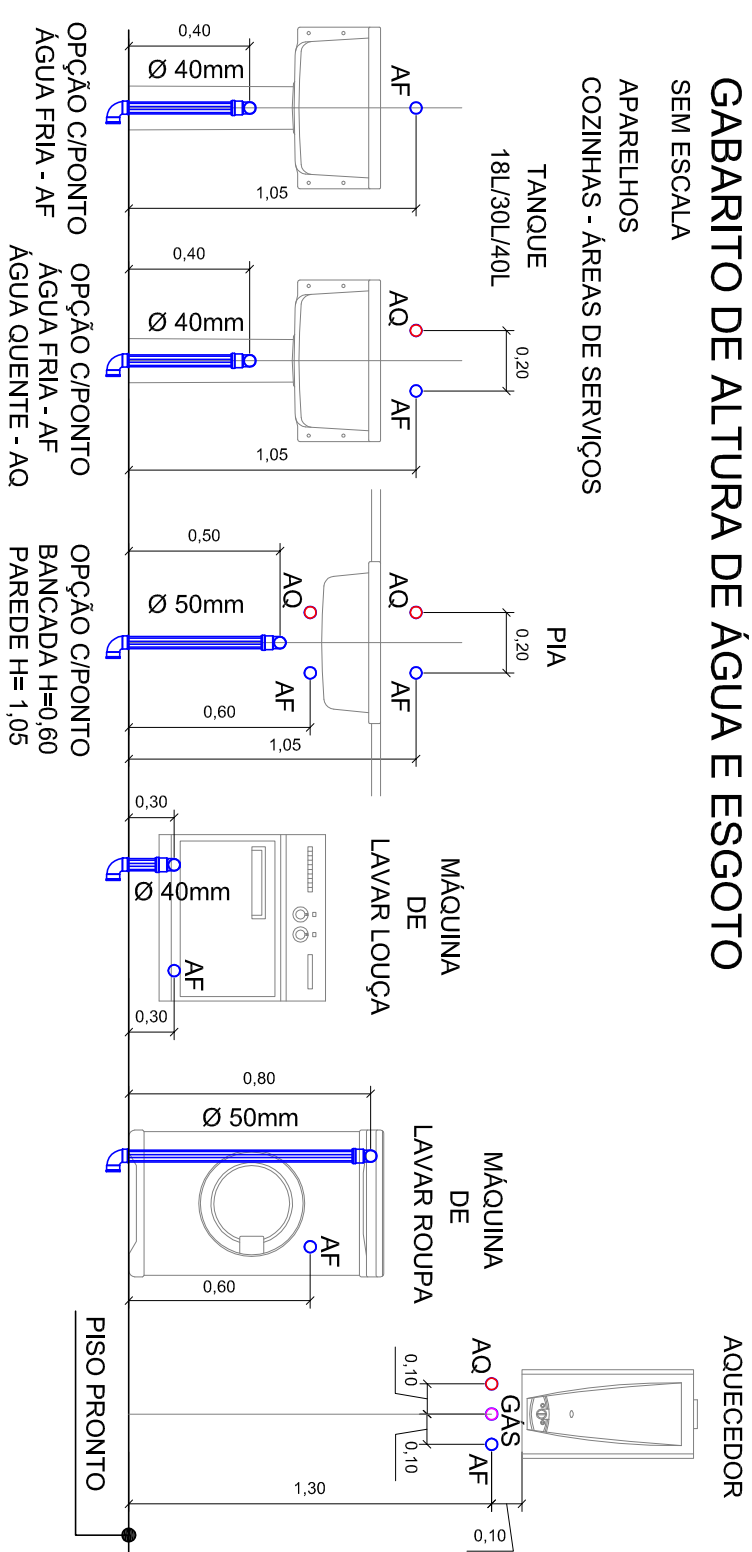


DIÂMETRO DA TUBULOE PASSA	DIÂMETRO DA PASSAGEM
Ø15mm	Ø25mm
Ø20mm	Ø32mm
Ø25mm	Ø40mm
Ø32mm	Ø50mm
Ø40mm	Ø60mm
Ø50mm	Ø75mm
Ø60mm	Ø85mm
Ø75mm	Ø100mm
Ø85mm	Ø100mm
Ø100mm	Ø150mm
Ø110mm	Ø150mm
Ø150mm	Ø200mm

DISTÂNCIA MÁXIMA DE UM DESCONECTOR AO TUBO VENTILADOR

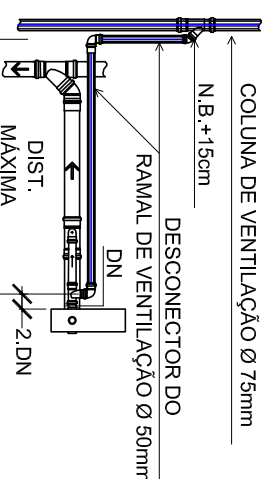

DE IALHE DA LIGAYAO DE VENILIDAYAO

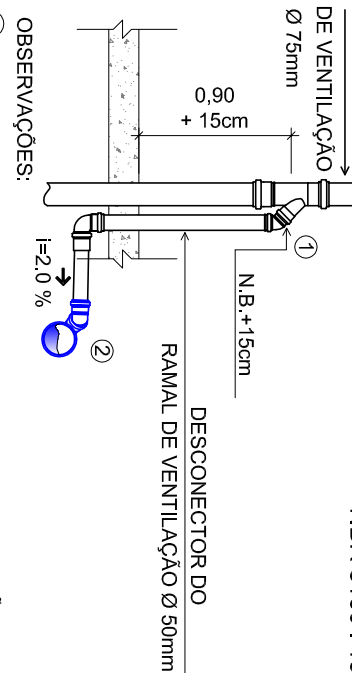

- 1 - A EXTREMIDADE SUPERIOR DO RAMAL DE VENTILAÇÃO DEVE SER LIGADA AO TUBO DE VENTILAÇÃO SEMPRE A 15 cm ACIMA DO NÍVEL DE TRANSBORDAMENTO DE ÁGUA DO MAIS ALTO DOS APARELHOS SERVIDOS.
- 2 - A LIGAÇÃO DO RAMAL DE VENTILAÇÃO A TUBULAÇÃO HORIZONTAL DEVE SER FEITA ACIMA DO EIXO DA TUBULAÇÃO, ATRAVÉS DE UM TÊ SANITÁRIO OU TUBO DE VENTILAÇÃO. COM ACÍVE EM DIREÇÃO AO TUBO DE VENTILAÇÃO.


RELAÇÃO DE MATERIAIS - ÁGUA

DÍAMETRO NOMINAL DO RAMAL DE DESCARGA DN	DISTÂNCIA MÁXIMA (m)
40	1,00
50	1,20
75	1,80
100	2,40


[illegible]

RELACÃO DE MATERIAIS - AGUA			
DESCRIÇÃO	QUANTIDADE	CODIGO	
Acabamento para Registro de Chuveiro e de Gaielva - TIGRE	10un	27.95.238.4	
Adaptador Soldador Curto com Balsa e Balsa para Registro 25mm x 3/4" - TIGRE	10un	22.00.025.0	
Joleijo 90° Aquilum 22mm - TIGRE	16un	22.05.065.4	
Joleijo 90° de Transição Aquilum 22mm x 1/2" - TIGRE	06un	22.05.120.9	
Joleijo 90° Soldador 25mm - TIGRE	24un	22.15.025.1	
Joleijo 90° Soldador com Balsa de Lado 25mm x 1/2" - TIGRE	07un	35.22.762.2	
Linha de Transição Aquilum 22mm x 1/2" - TIGRE	10un	22.05.163.2	
Registro de Gaveta Basi 3/4" - TIGRE	10un	27.95.160.0	
Ta Aquilum 22mm - TIGRE	04un	22.05.195.0	
Ta Soldador 22mm - TIGRE	06un	22.20.025.9	
Tubo Aquilum 22mm - TIGRE	1533m	17.00.022.5	
Tubo de PVC Sane Normal 75mm - TIGRE	2.29m	11.03.090.4	
Tubo Soldador 60 x 25mm - TIGRE	19.83m	10.12.025.0	


DESCRICAO	QUANTIDADE	CODIGO
Atagador p/ Sinta de Vaso Sinaliza Seta Normal 100mm - TIGRE	02,00m	28.01.1000
Cabo Cera Sinaliza 150x0500mm - TIGRE	01,00m	27.15.0012
Cura 45 Longa Seta Normal 100mm - TIGRE	05,00m	28.10.1000
Cura 45 Longa Seta Normal 75mm - TIGRE	02,00m	28.10.0755
Gelula Duravela Coramela 150mm - TIGRE	05,00m	27.47.1513
Isolante 45 Seta Normal 40mm com Bolas Lisas - TIGRE	00,00m	27.55.000.1
Isolante 45 Seta Normal 50mm - TIGRE	03,00m	28.21.0500
Isolante 45 Seta Normal 75mm - TIGRE	01,00m	28.21.0755
Isolante 45 Seta Normal 100mm - TIGRE	02,00m	28.24.1006
Isolante 90 Seta Normal 40mm com Bolas Lisas - TIGRE	02,00m	27.56.000.7
Isolante 90 Seta Normal 50mm - TIGRE	05,00m	28.24.0505
Isolante 90 Seta Normal 75mm - TIGRE	01,00m	28.27.0748
Isolante 90 Seta Normal 100mm - TIGRE	03,00m	28.27.1416
Junga Seta Seta Normal 100x250mm - TIGRE	01,00m	28.27.1417
Junga Seta Seta Normal 100x75mm - TIGRE	02,00m	28.27.7854
Junga Seta Seta Normal 75x50mm - TIGRE	05,00m	27.20.6655
Proteção para Caba Sinaliza 150mm x 150mm - TIGRE	02,00m	28.35.7932
Redução Escaletaria Seta Normal 75x50mm - TIGRE	02,00m	28.36.6941
75 Seta Normal 750mm - TIGRE	03,00m	28.36.7283
Tubo de PVC Seta Normal 100mm - TIGRE	11,15.1020	11.15.1020
Tubo de PVC Seta Normal 75mm - TIGRE	22,65m	11.03.0802
Tubo de PVC Seta Normal 50mm - TIGRE	8,65m	11.03.0802
Tubo de PVC Seta Normal 25mm - TIGRE	15,75m	11.03.0804

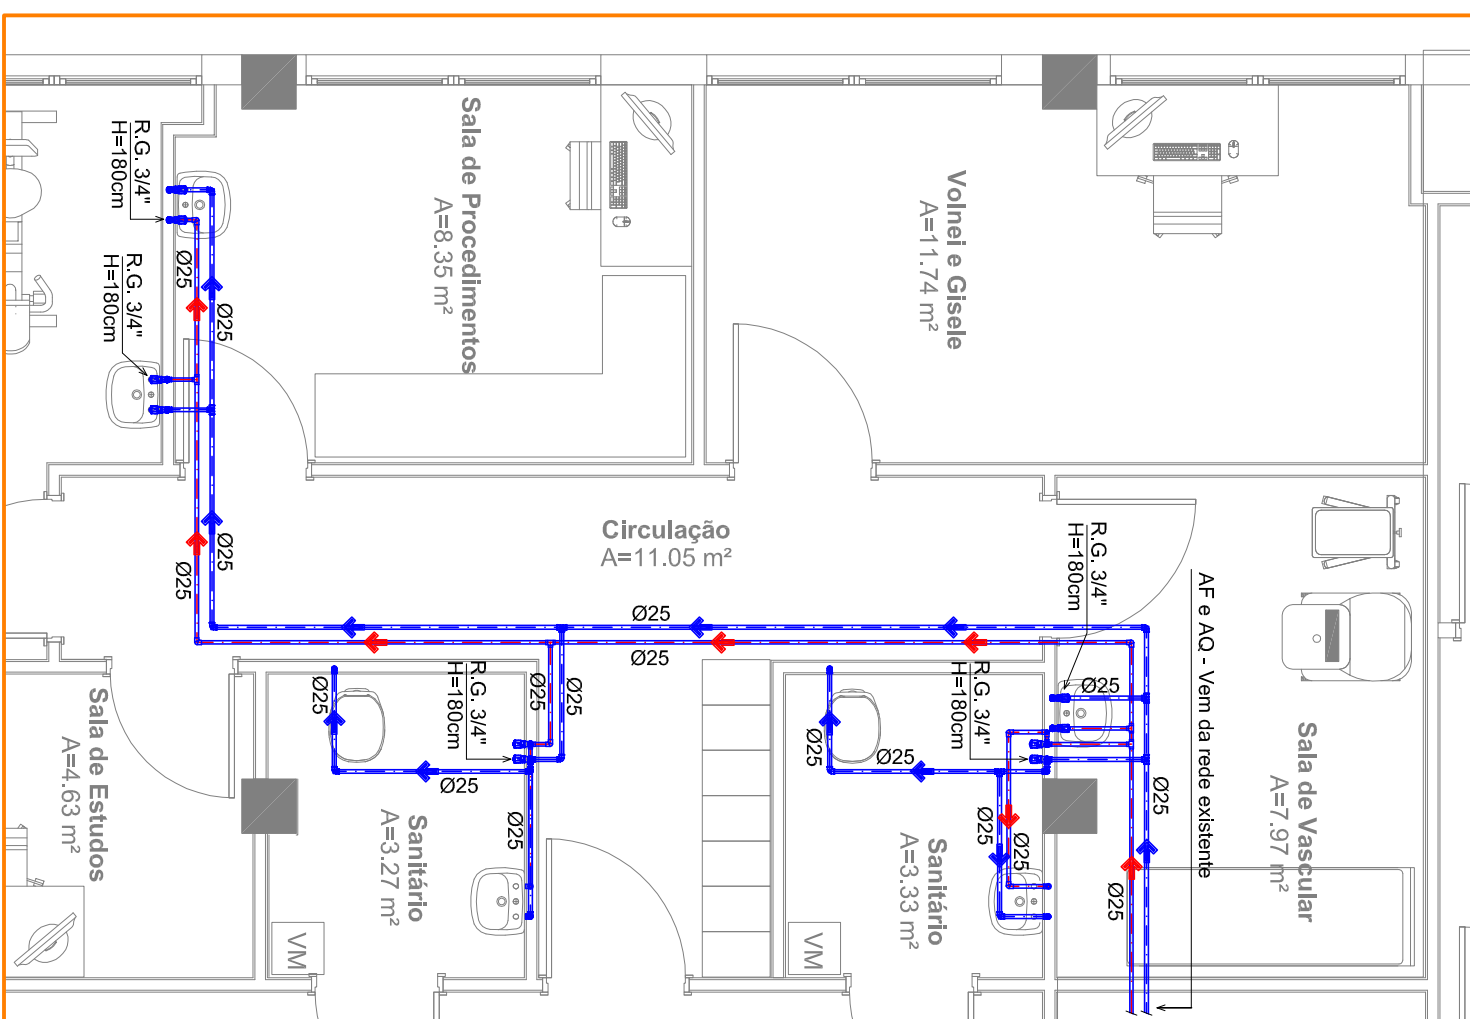

PLANTA BAIXA - AGUA
ESCALA 1:50

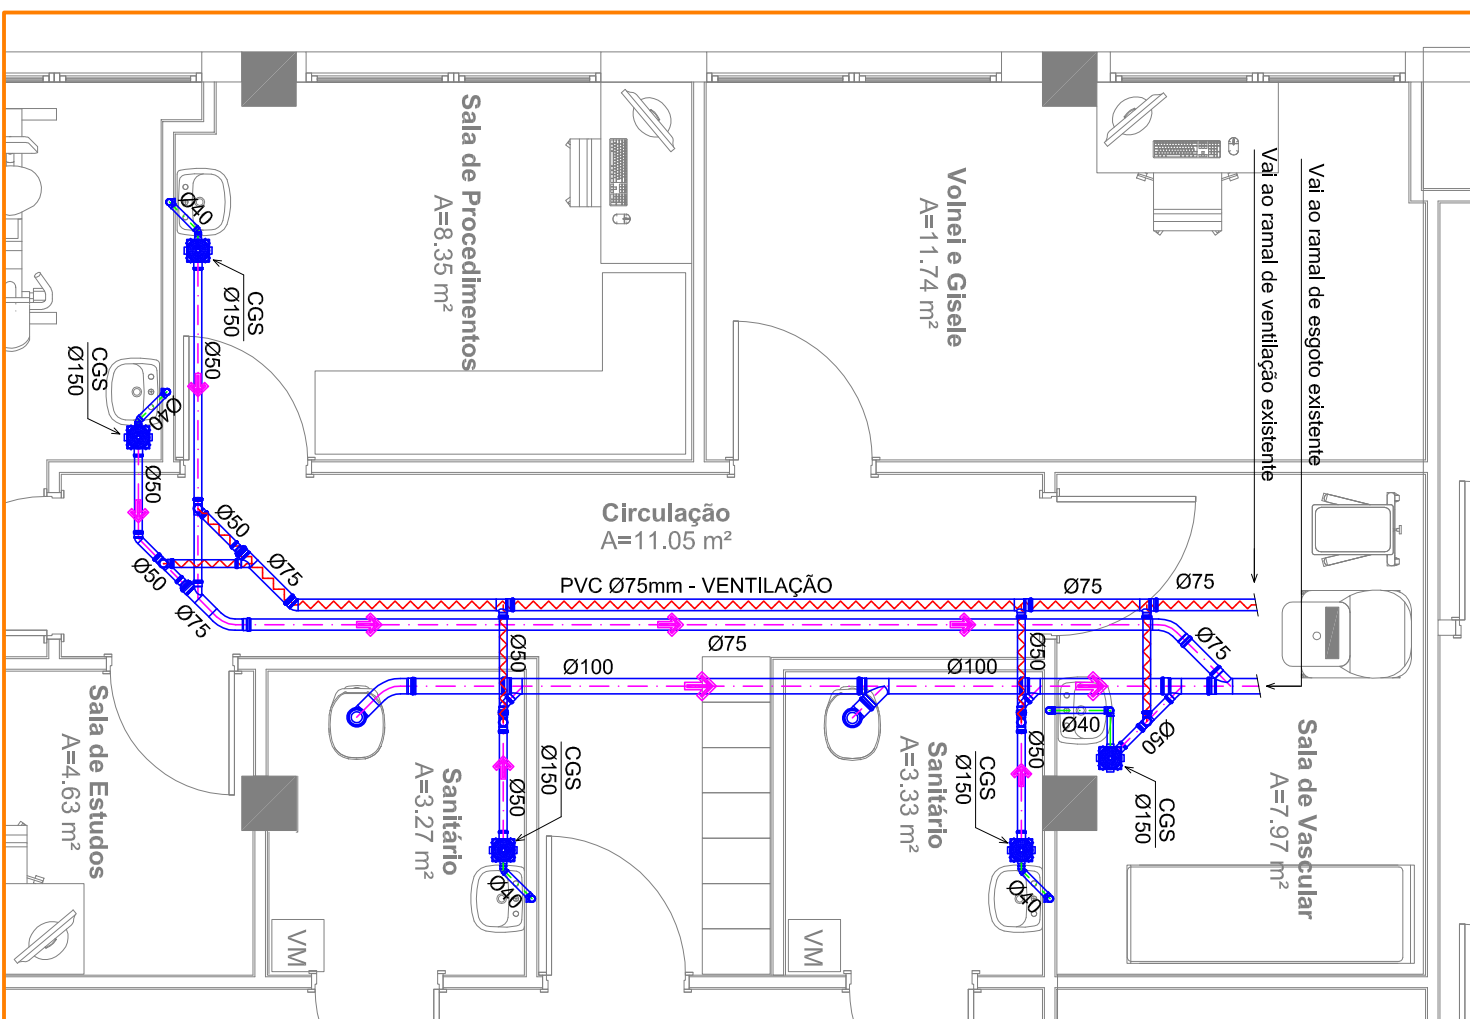

PLANTA BAIXA - ESGOTO

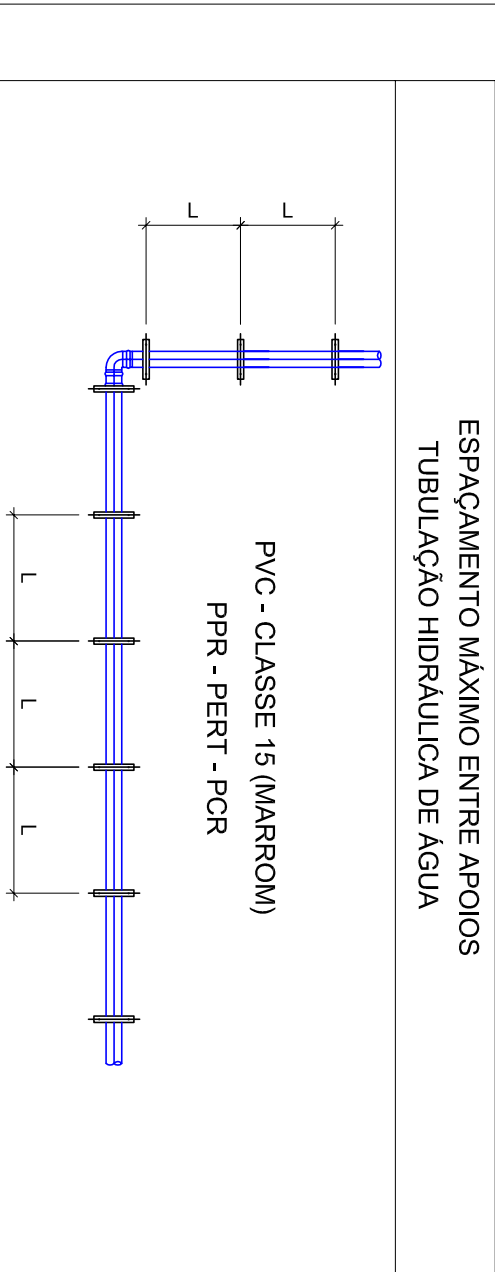[illegible]

DIÁMETRO NOMINAL	20	25	32	40	50	60	75	85	110
REFERENCIA PÓLEGADAS	1/2"	3/4"	1"	1.1/4"	1.1/2"	2"	2.1/2"	3"	4"
ESPACIAMIENTO MÁXIMO (L)	80	90	110	130	150	160	190	210	250

REV. N°	DATA	ASSUNTO	VISTO
rl			