


GABARITO DE ALTURA DE ÁGUA E ESGOTO

SEM ESCALA

APARELHOS

LAVATORIOS - LAVABOS - BANHEIROS

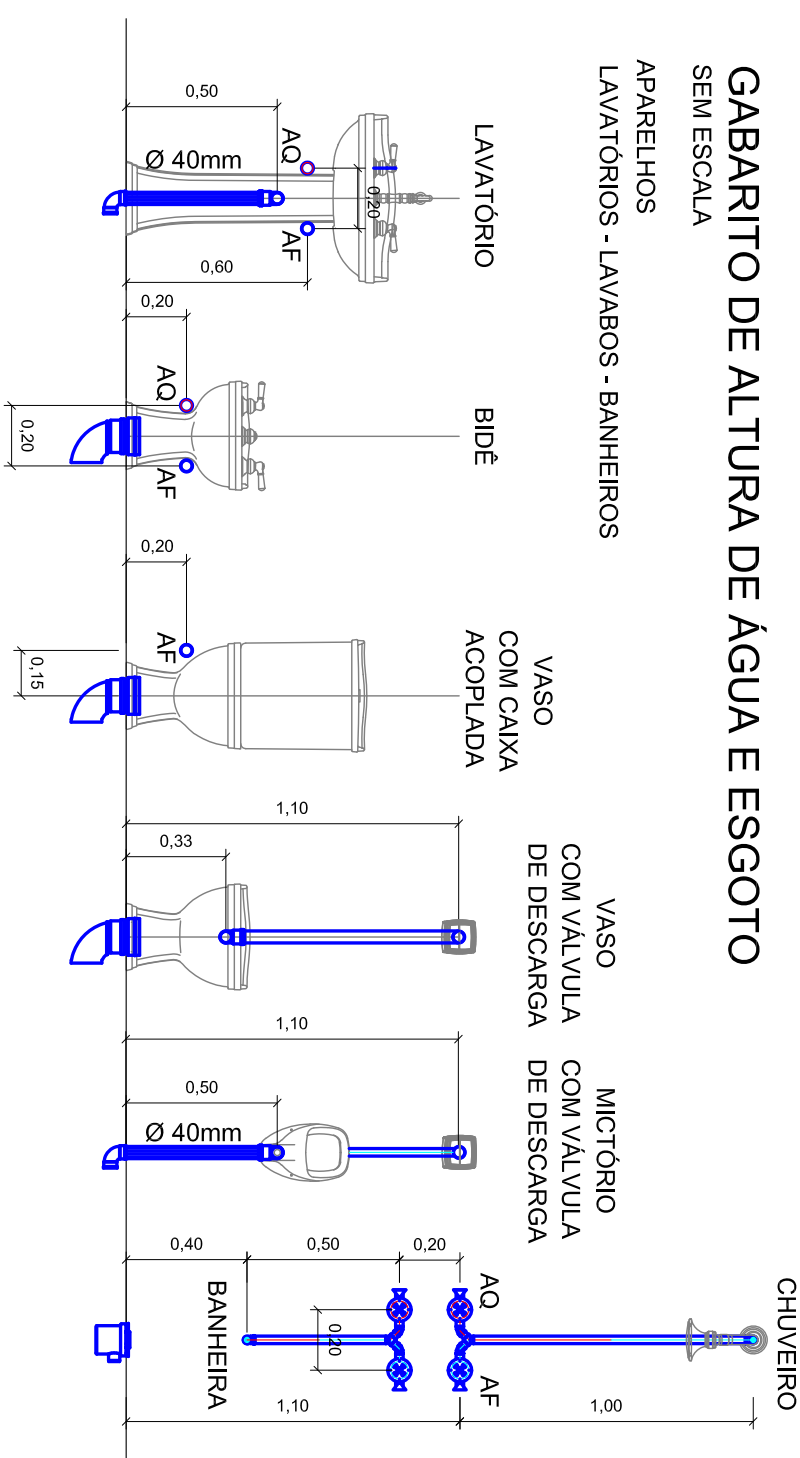


GABARITO DE ALTURA DE ÁGUA E ESGOTO


SEM ESCALA

APARELHOS

COZINHAS - ÁREAS DE SERVIÇOS

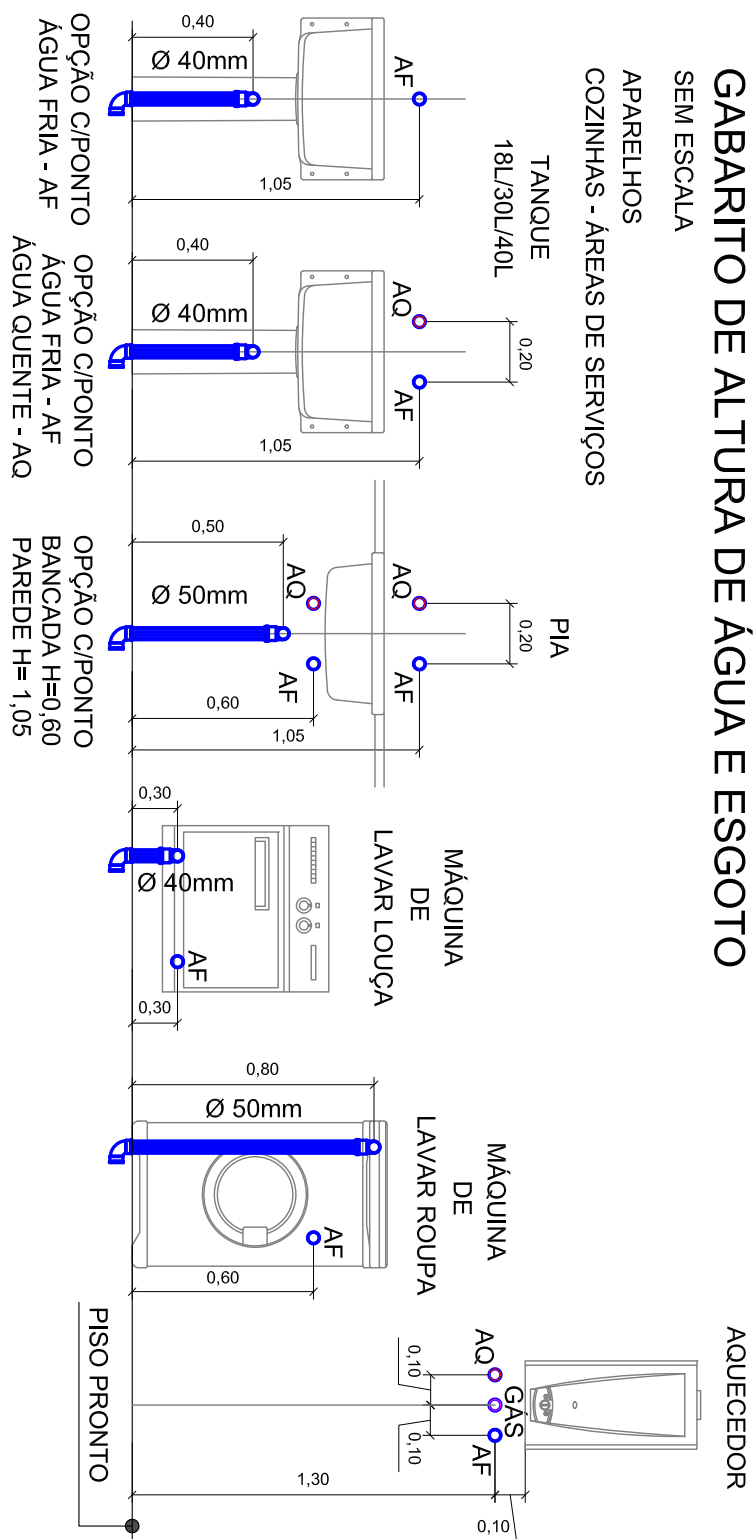

DEMONSTRATIVO DE EXECUÇÃO

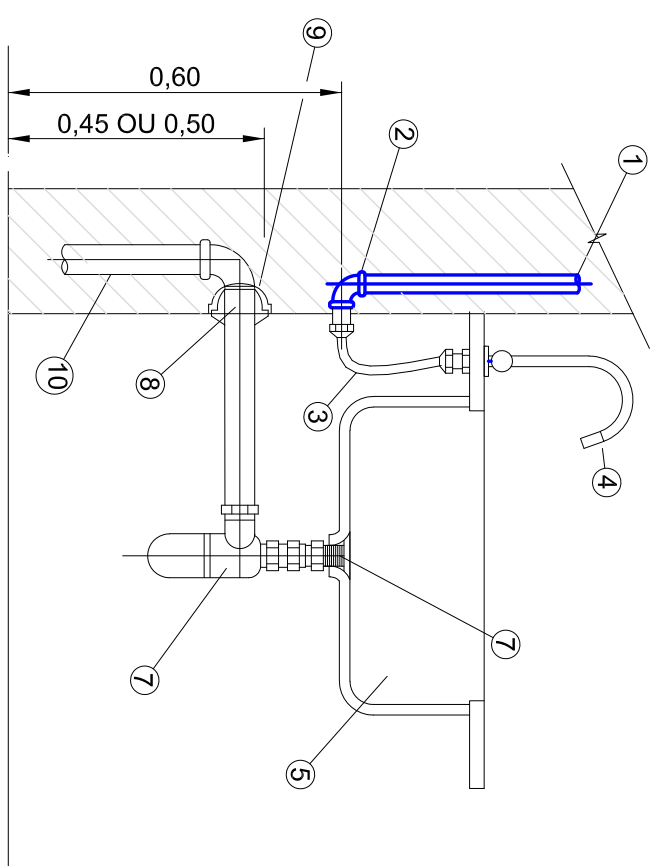

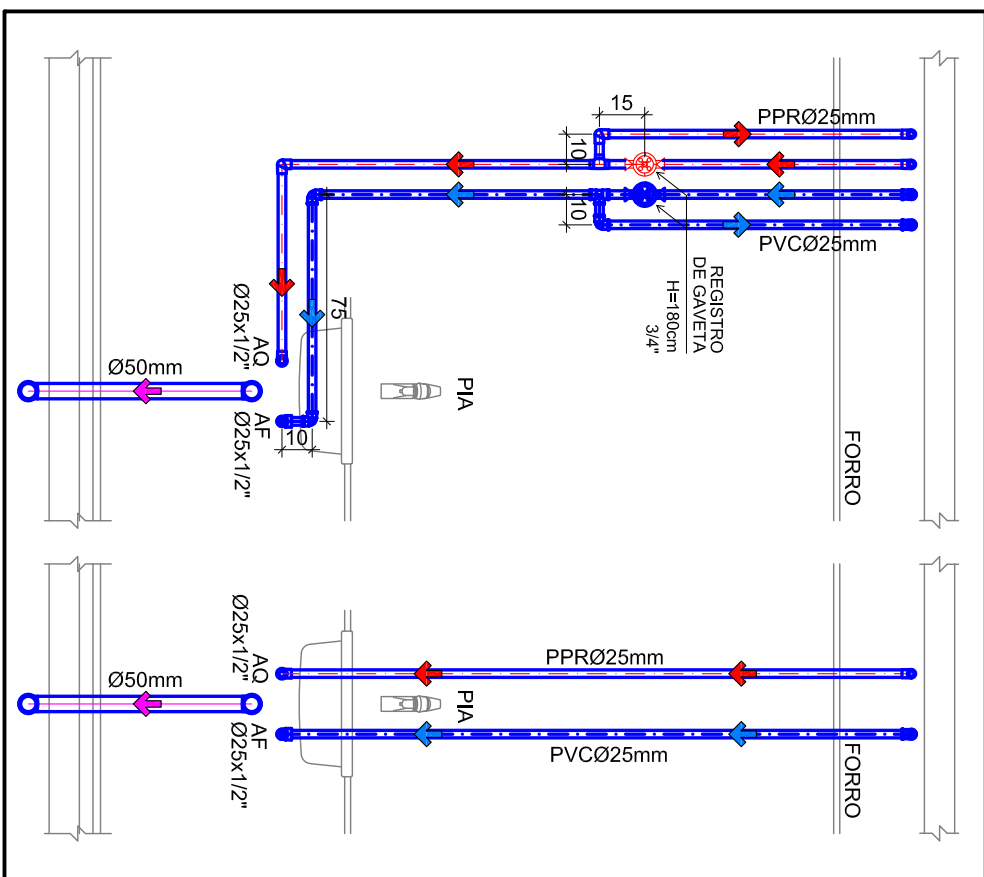
- 1- TUBO DE PVC Ø25mm;
- 2- JOELHO DE RED. 90 OU 1° PVC Ø25mmx1/2";
- 3- ENGATE FLEXIVEL (COMPLETO) 1/2";
- 4- TORNEIRA DE METAL CROMADO Ø1/2";
- 5- PA - LAVAGEM;
- 6- VALVULA METAL CROMADO Ø1"x2.3/8";
- 7- SERA FUNDIDO (COMPLETO) METAL CROMADO Ø1"x2";
- 8- ADAPTADOR DE BORRACHA Ø40mm;
- 9- JOELHO 90 PVC Ø40mm;
- 10- TUBO DE PVC Ø40mm;

TABELA DOS DIÂMETROS									
POLEGADA	1/2"	3/4"	1"	1.1/4"	1.1/2"	2"	2.1/2"	3"	4"
PVC EXTERNO (mm)	20	25	32	40	50	60	75	85	110
FUSIOTERM (mm)	20	25	32	40	50	63	75	90	110

**VISTAS HIROSSANITÁRIA
LABORATÓRIO BRAIN**


ESCALA 1:25

ESCALA 1:25


**VISTAS HIDROSSANITÁRIA
LABORATÓRIO Ped**

ESCALA 1:25

ESCALA 1:25

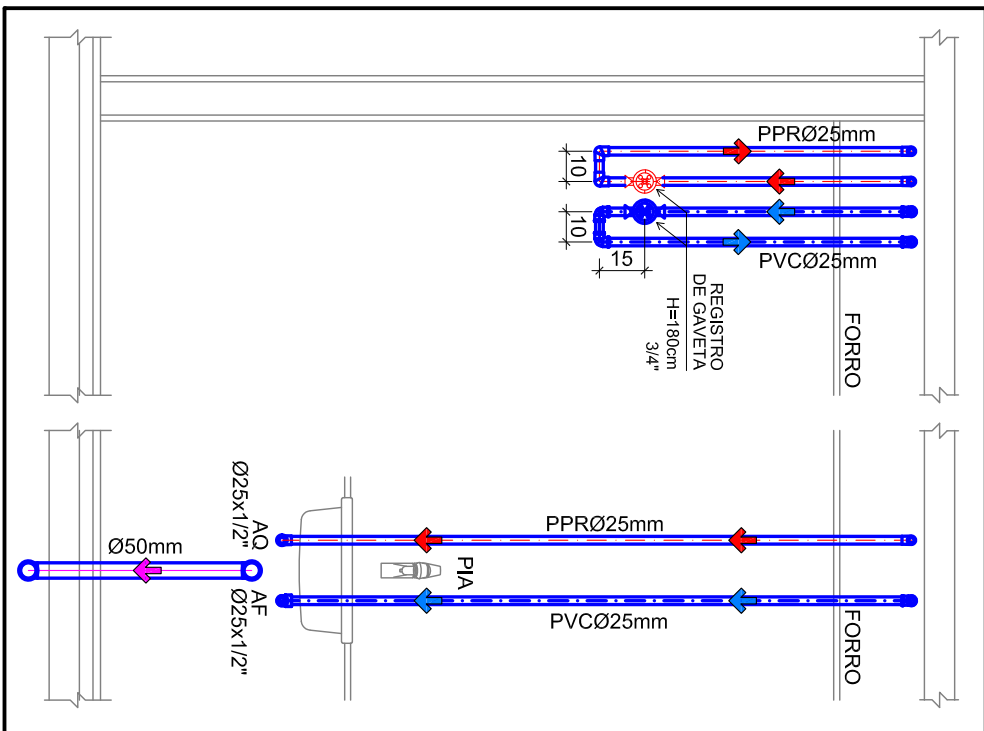


ESCALA 1:50

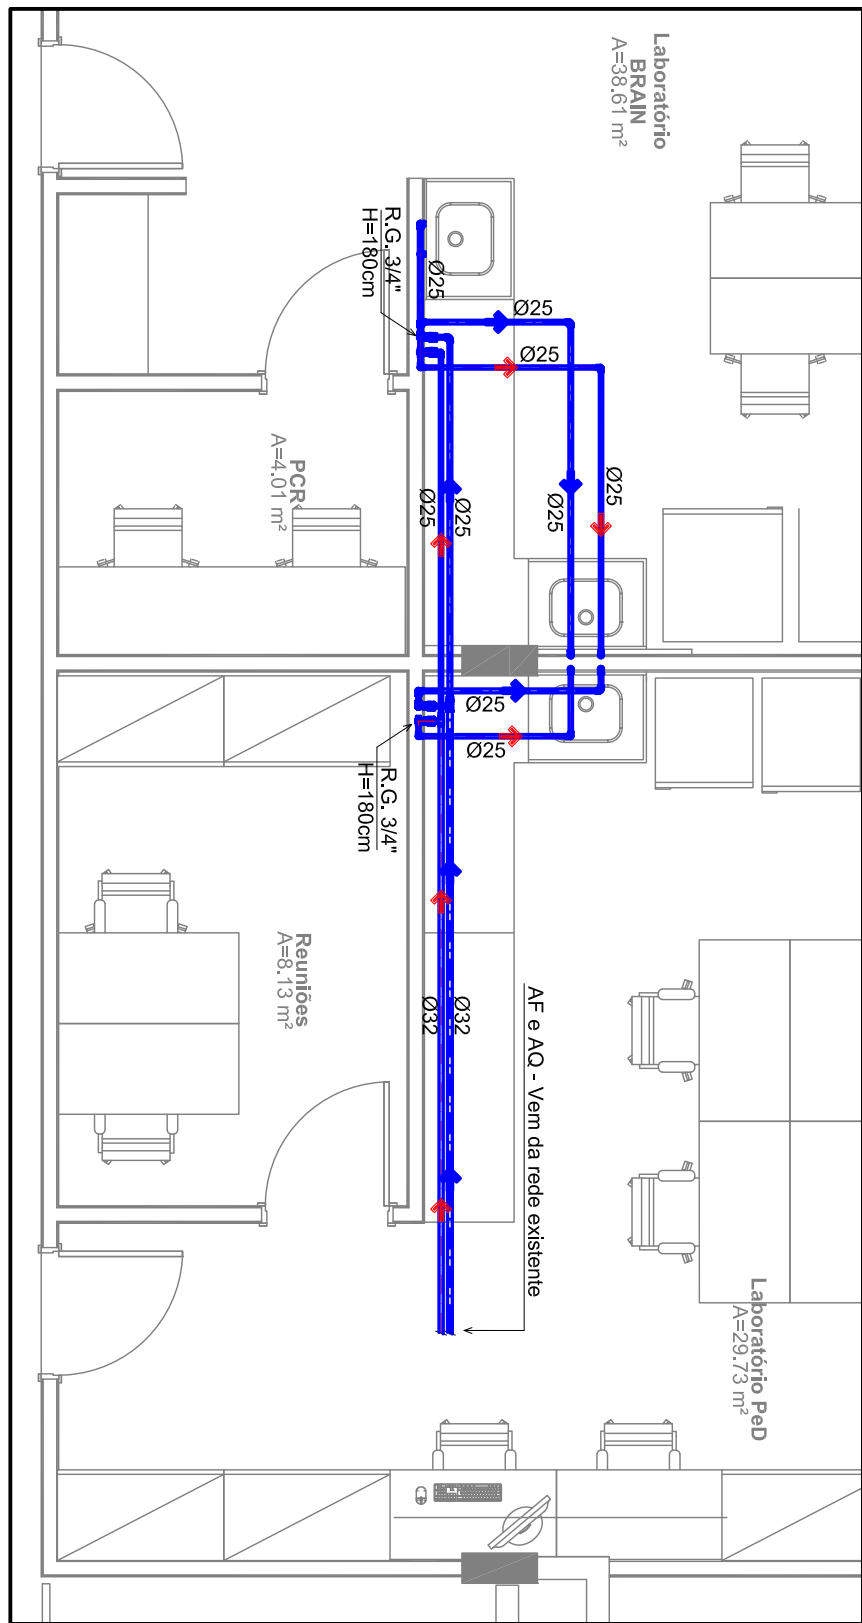

PLANTA BAIXA - ESGOTO

ESCALA 1:50

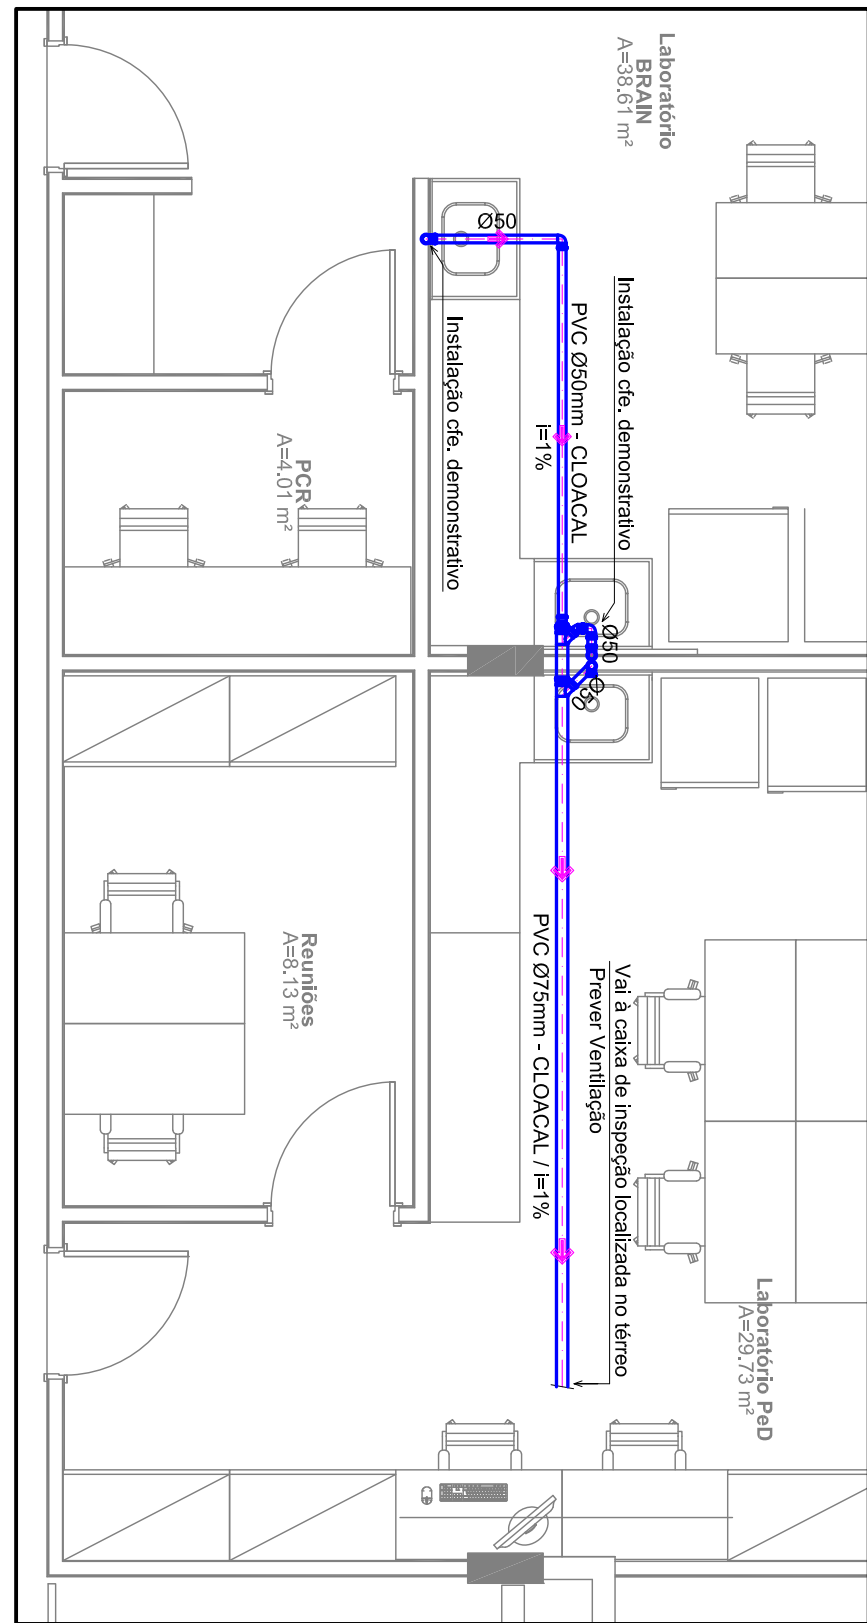

TUBULAÇÕES HORIZONTAIS


[illegible]

TUBULAÇÕES VERTICAIS

TOC	TUBO DE QUEDA CLOACAL (Amarelo: Bactérias; Laranja: Lavatórios)
TOP	TUBO DE QUEDA PLUVIAL
CV	COLUNA PARA VENTILAÇÃO DOS BAIXOS SANITÁRIOS E GASES NAS TUBULAÇÕES
OP	COLUNA DE ÁGUA FRIA - RESERVATÓRIO SUPERIOR
CA-PAL	COLUNA DE ÁGUA FRIA - BOMBA DE ALIMENTAÇÃO DIAE

ESPAÇAMENTO MÁXIMO ENTRE APOIOS
TUBULAÇÃO HIDRÁULICA DE ÁGUA

TUBULAÇÃO HIDRÁULICA DE ÁGUA

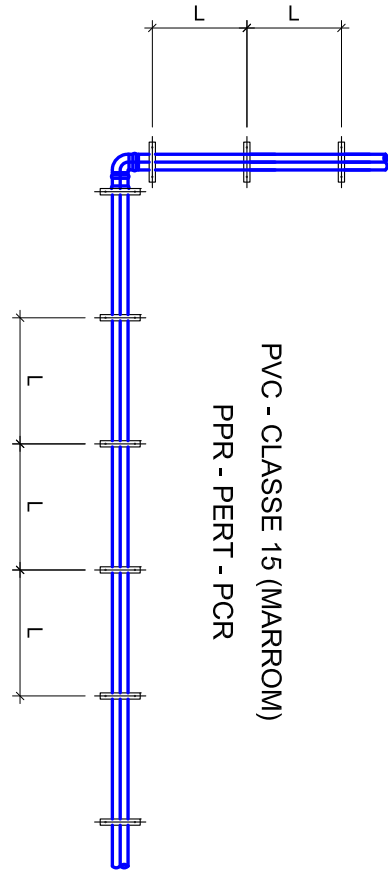

DIÂMETRO NOMINAL	20	25	32	40	50	60	75	85	110
REFERÊNCIA POLÍGONADA	1/2"	3/4"	1"	1 1/4"	1 1/2"	2"	2 1/2"	3"	4"
ESPAÇAMENTO MÁXIMO (L)	80	90	110	130	150	160	190	210	250